


LEGENDA

- TUBULAÇÃO EM PVC RÍGIDO ANTI CHAMA
- EXTINTOR DO TIPO CO2-4kg
- EXTINTOR DO TIPO P02-4kg
- CENTRAL DE ALARME COM FONTE INCORPORADA
- ACIONADOR MANUAL DE ALARME
- BLOCO AUTÔNOMO DE ILUMINAÇÃO DE EMERGÊNCIA FLUORESCENTE 2 x 8 W A 2,00m DO PISO ACABADO
- PLACA INDICATIVA DE SAÍDA LUMINOSA DUPLA FACE A 2,00m DO PISO ACABADO
- PLACA INDICATIVA DE SAÍDA LUMINOSA DUPLA FACE A 2,00m DO PISO ACABADO
- CABO DE COBRE NÚ #35mm² - TELHADO NÍVEL SUPERIOR
- CABO DE COBRE NÚ #35mm² - TELHADO NÍVEL INFERIOR
- CABO DE COBRE NÚ #50mm² - INTERLIGAÇÃO DAS HASTES A NÍVEL DE TERRA
- HASTE DE TERRA INSPEÇÃO
- TA - TERMINAL AÉREO H=50cm

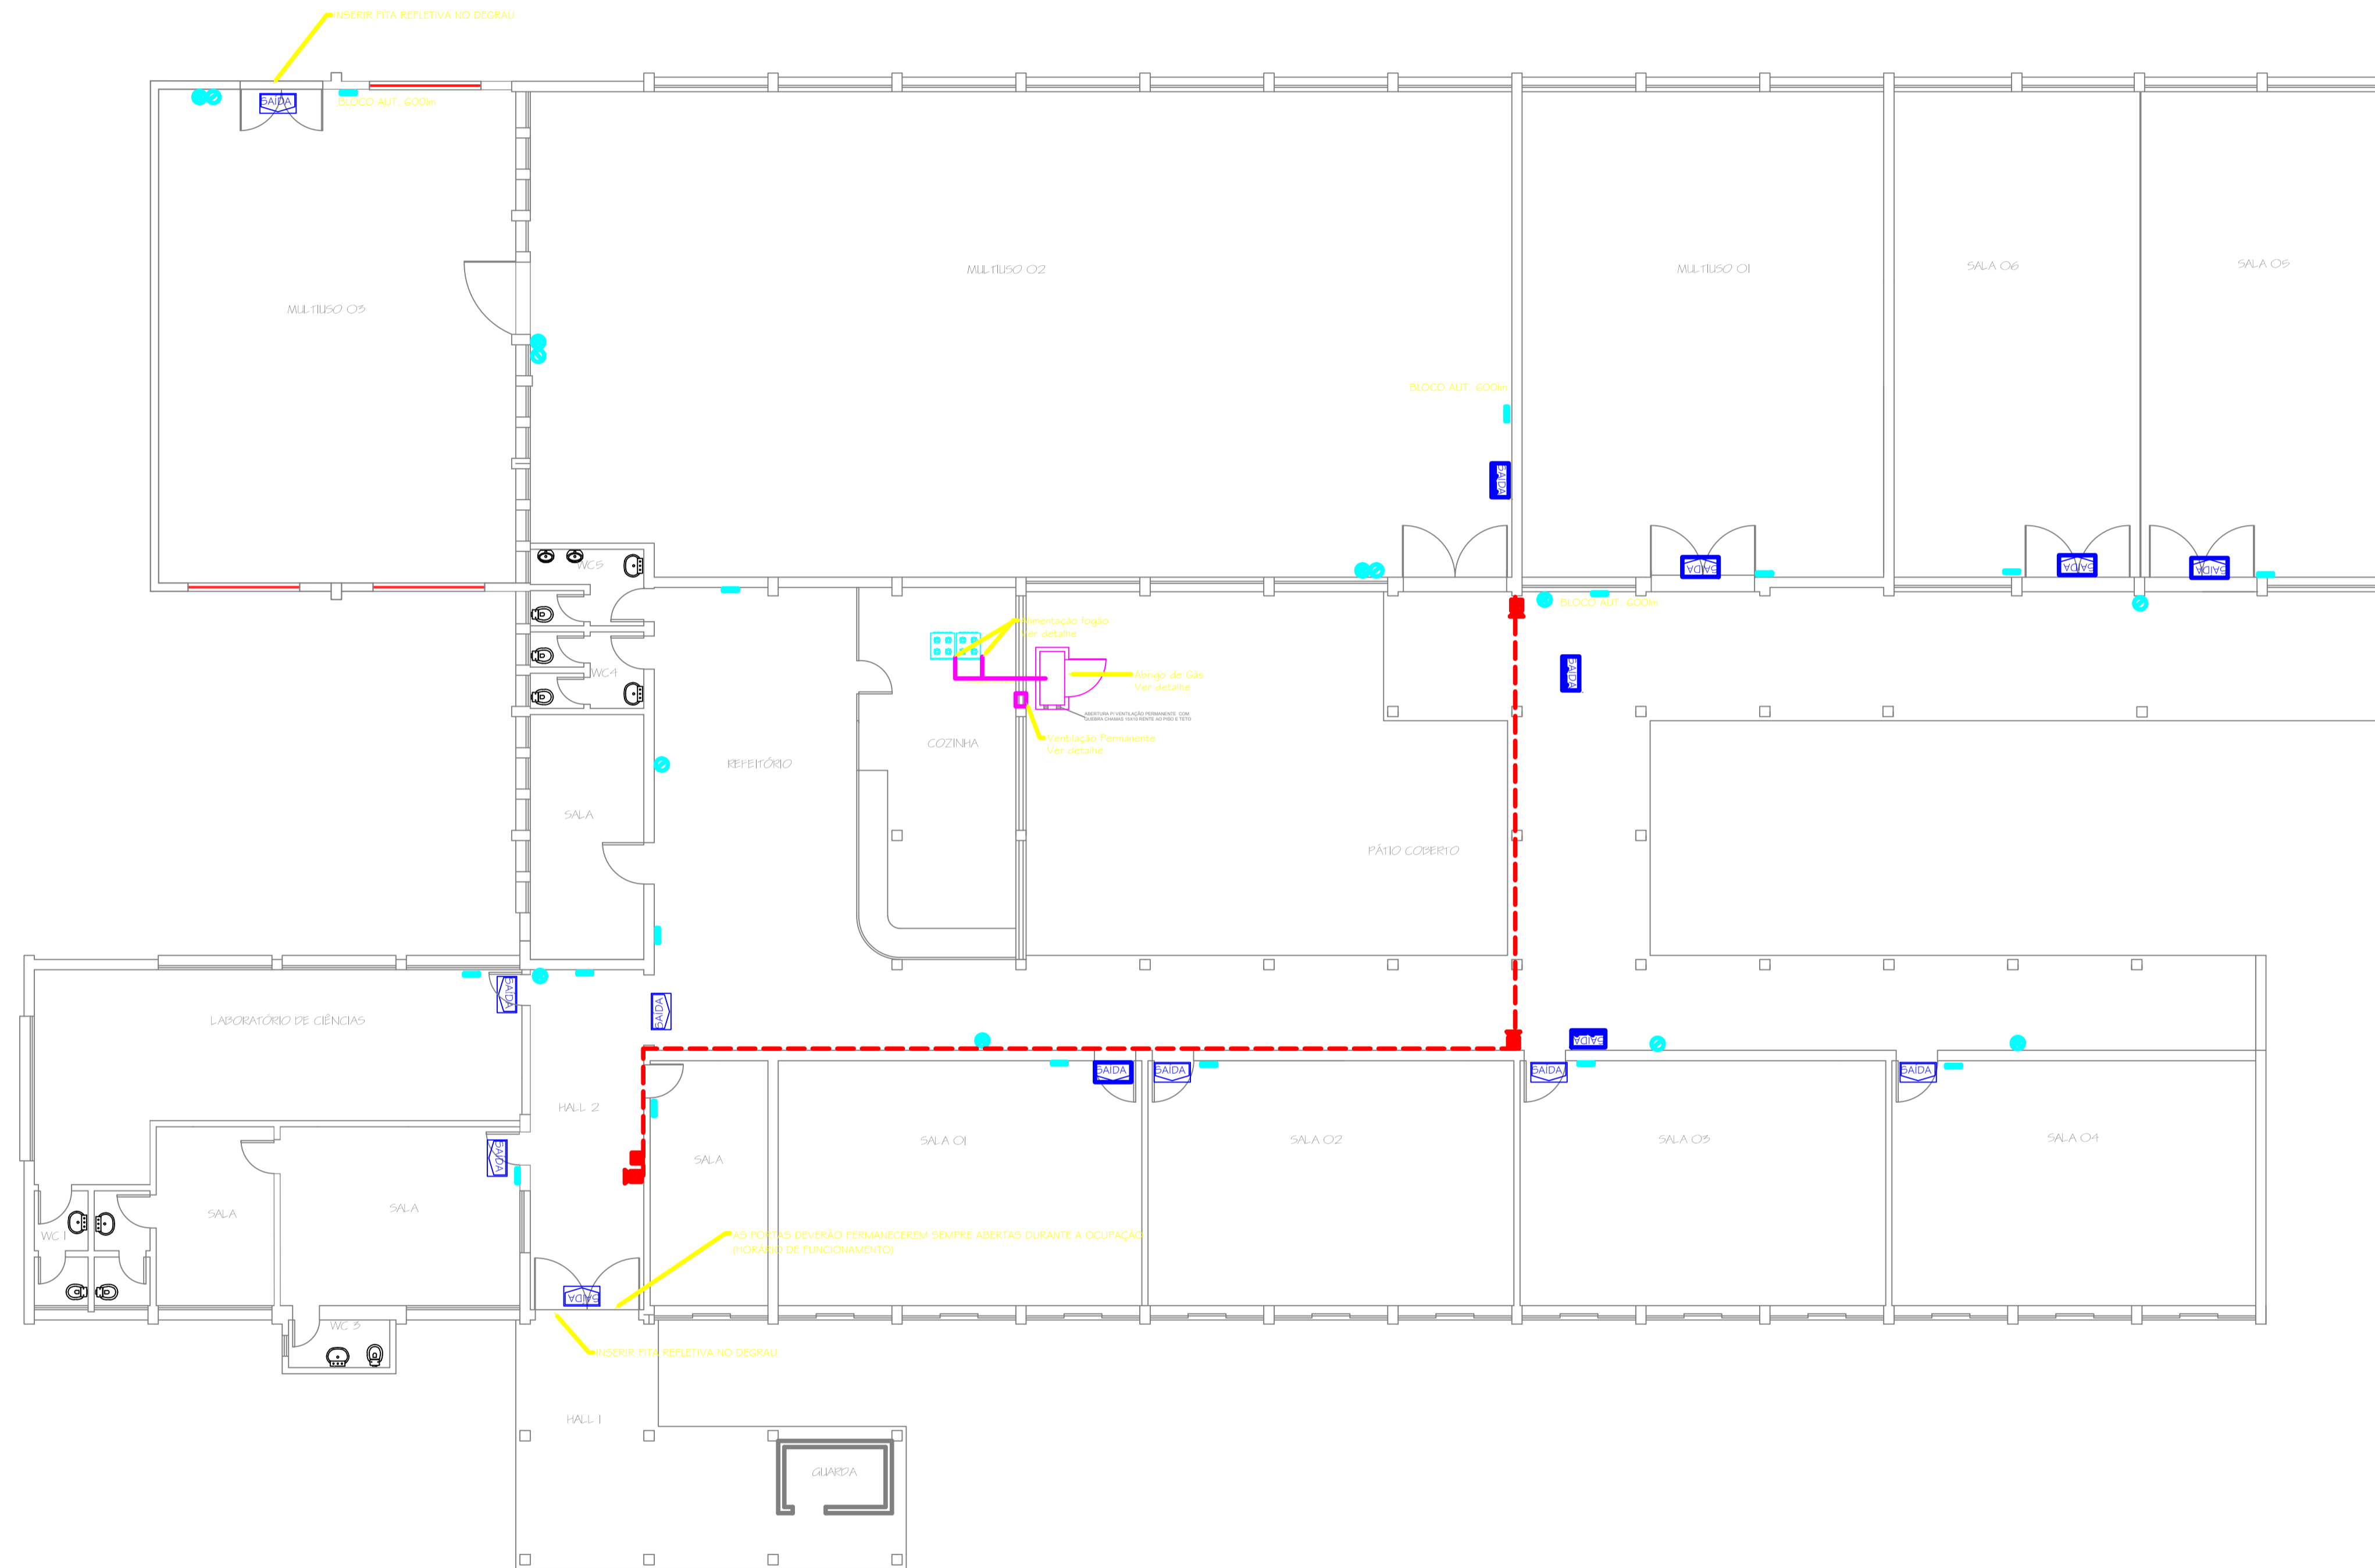

PLANTA BAIXA BLOCO I
 ESCALA 1:100

FORMATO A1 (841x594mm)

D:\ARQUIVO\

Projeto: PREVENTIVO CONTRA INCÊNDIO	
Resp. Técnico: MARLENE MANOEL ALEXANDRE Eng ^o CREA - 054885-0/SC	Proprietário: PREFEITURA MUN. CAPIVARI DE BAHO
Obra: EMEB STANISLAU GAIDZINSKI FILHO Rua Amaldo Santiago,70 – Centro – Capivari de Bahro –SC	
Assunto: Planta Baixa Bloco I	Folha: 01/02 Revisões: 00
Desenho: Marlene	Data: 11/2015
Área: 2.295,61m ²	Estado: Indicada