


LEGENDA

- TUBULAÇÃO EM PVC RÍGIDO ANTI CHAMA
- EXTINTOR DO TIPO CO2-4kg
- EXTINTOR DO TIPO P025-4kg
- CENTRAL DE ALARME COM FONTE INCORPORADA
- ACIONADOR MANUAL DE ALARME
- BLOCO AUTÔNOMO DE ILUMINAÇÃO DE EMERGÊNCIA FLUORESCENTE 2 x 8 W A 2,00m DO PISO ACABADO
- PLACA INDICATIVA DE SAÍDA LUMINOSA DUPLA FACE A 2,00m DO PISO ACABADO
- PLACA INDICATIVA DE SAÍDA LUMINOSA DUPLA FACE A 2,00m DO PISO ACABADO
- CABO DE COBRE NÚ #35mm² - TELHADO NÍVEL SUPERIOR
- CABO DE COBRE NÚ #35mm² - TELHADO NÍVEL INFERIOR
- CABO DE COBRE NÚ #50mm² - INTERLIGAÇÃO DAS HASTES A NÍVEL DE TERRA
- HASTE DE TERRA INSPEÇÃO
- TA - TERMINAL AÉREO H=50cm

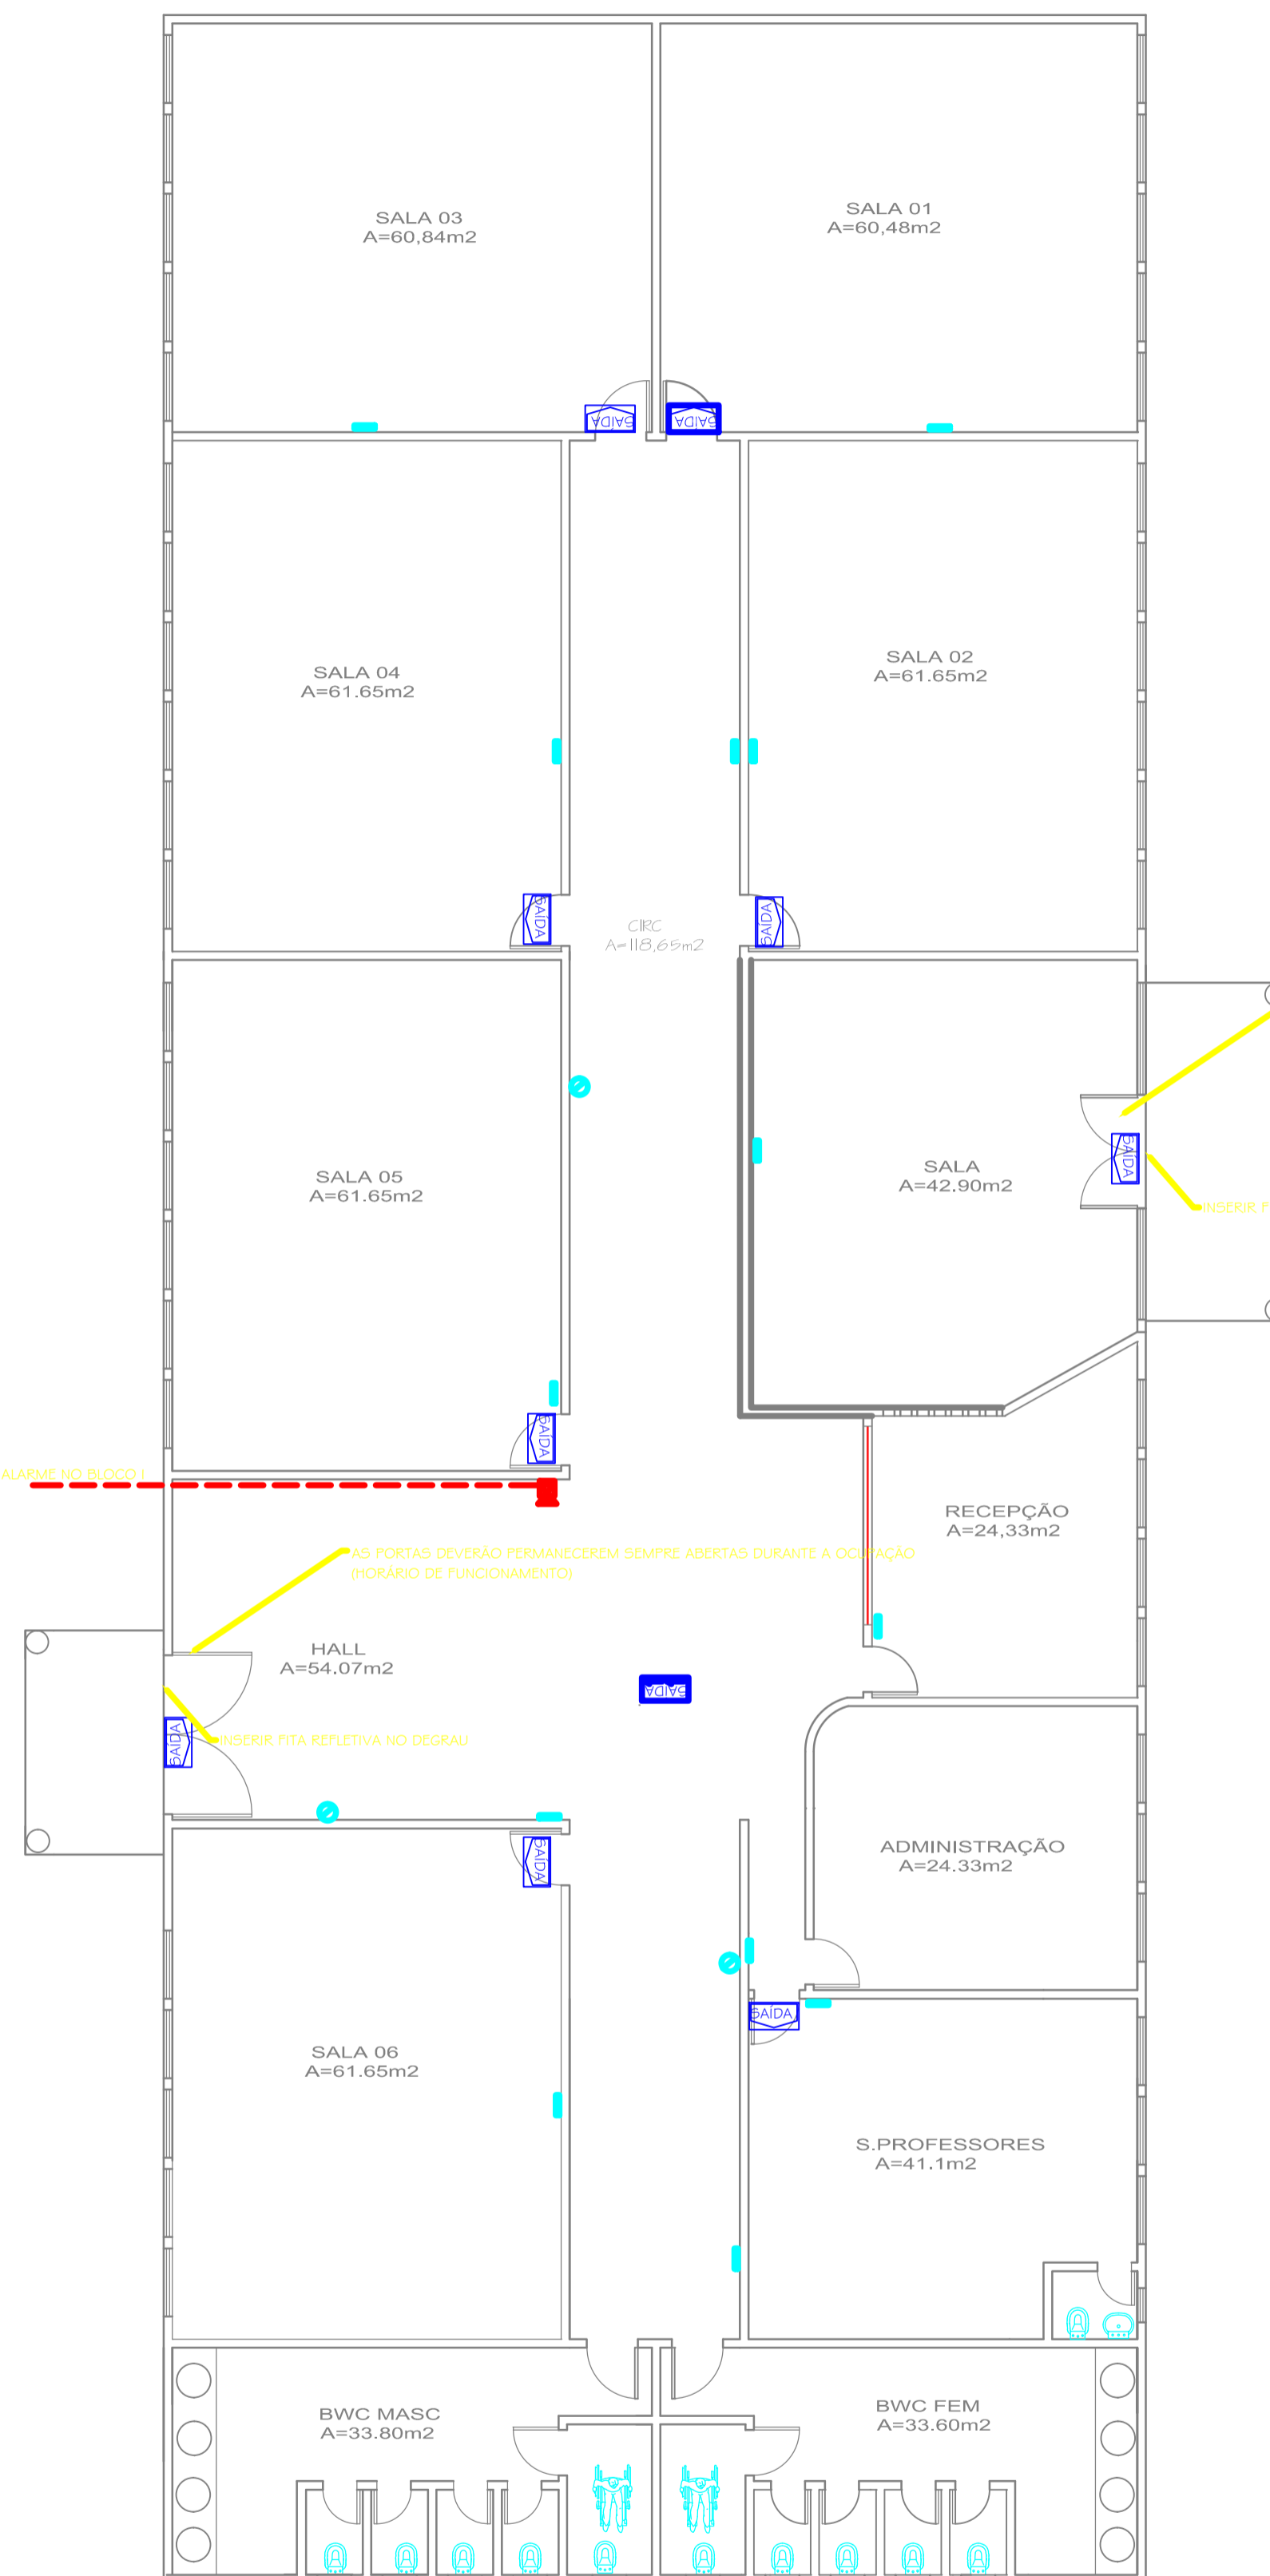


AS PORTAS DEVERÃO PERMANECEREM SEMPRE ABERTAS DURANTE A OCUPAÇÃO (HORÁRIO DE FUNCIONAMENTO);

INSERIR FITA REFLETIVA NO DEGRAU;

VIA CENTRAL DE ALARME NO BLOCO I;

PLANTA BAIXA BLOCO II
ESCALA 1:100

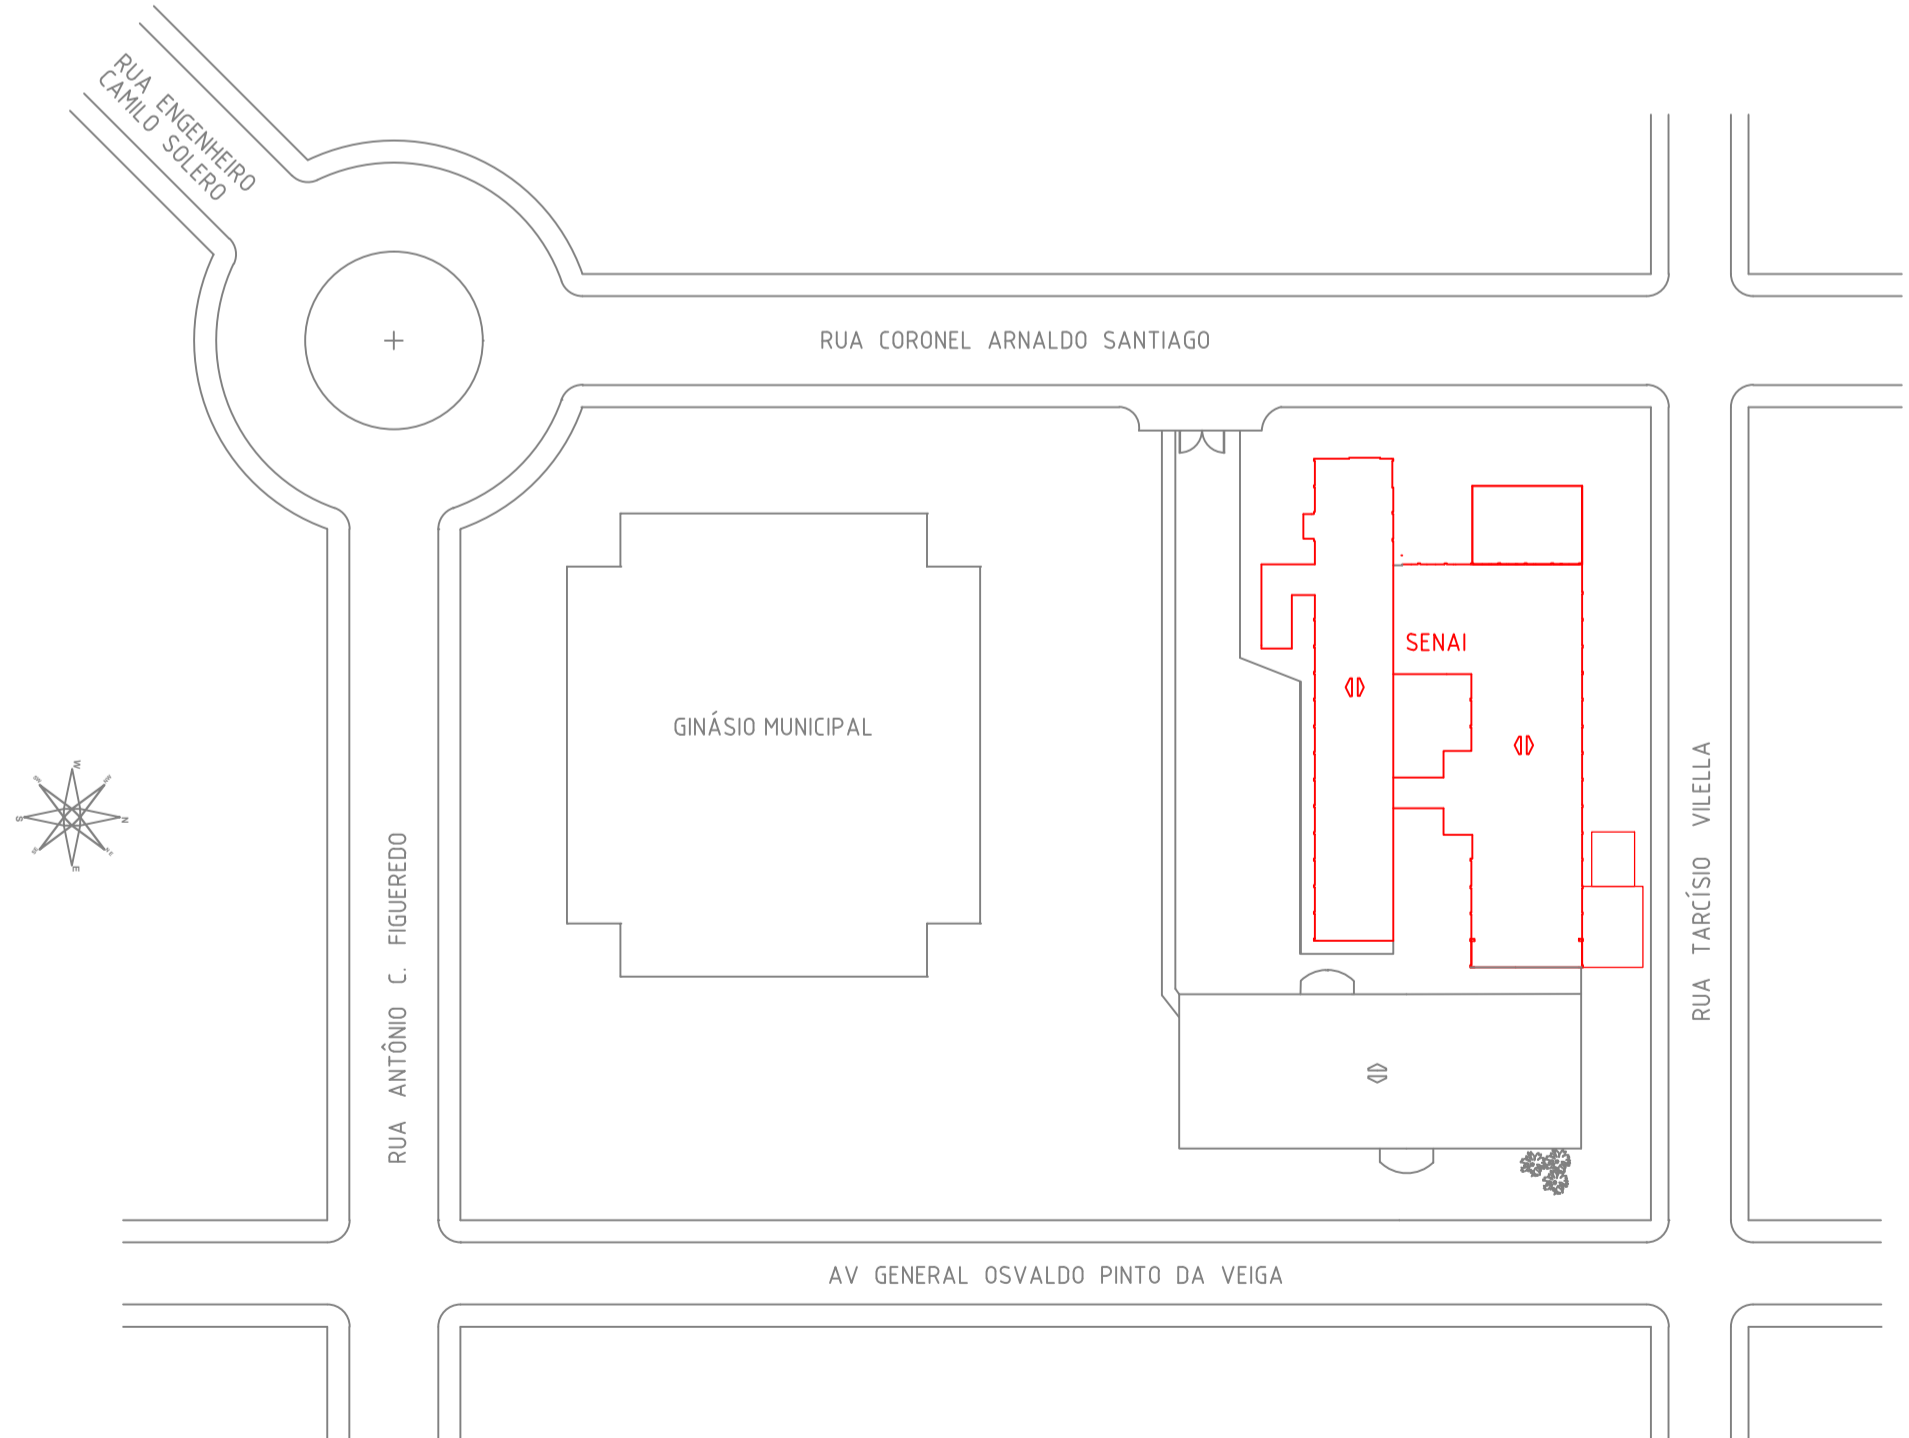

SITUAÇÃO/LOCALIZAÇÃO
S/ESCALA

Projeto: PREVENTIVO CONTRA INCÊNDIO	
Resp. Técnico: MARLENE MARCEL ALEXANDRE Eng ^o CREA - 024863-0/SC	Proprietário: PREFEITURA MUN. CAPIVARI DE BAIXO
Empresa: EMEB STANISLAU GAIDZINSKI FILHO Rua Arnaldo Santiago, 70 - Centro - Capivari de Baixo - SC	
Assunto: Planta Baixa Bloco II	Folha: 02/02 Revisão: 00
Desenhista: Marlene	Data: 11/2015
Área: 2.295,61m ²	Estado: Indicada

FORMATO A1 (841x594mm)

D:\Arquivos\