


PLANTA BAIXA INSTALAÇÕES PREVENTIVAS CONTRA INCÊNDIO
 ÁREA = 254,57 m²
 ESCALA 1/75

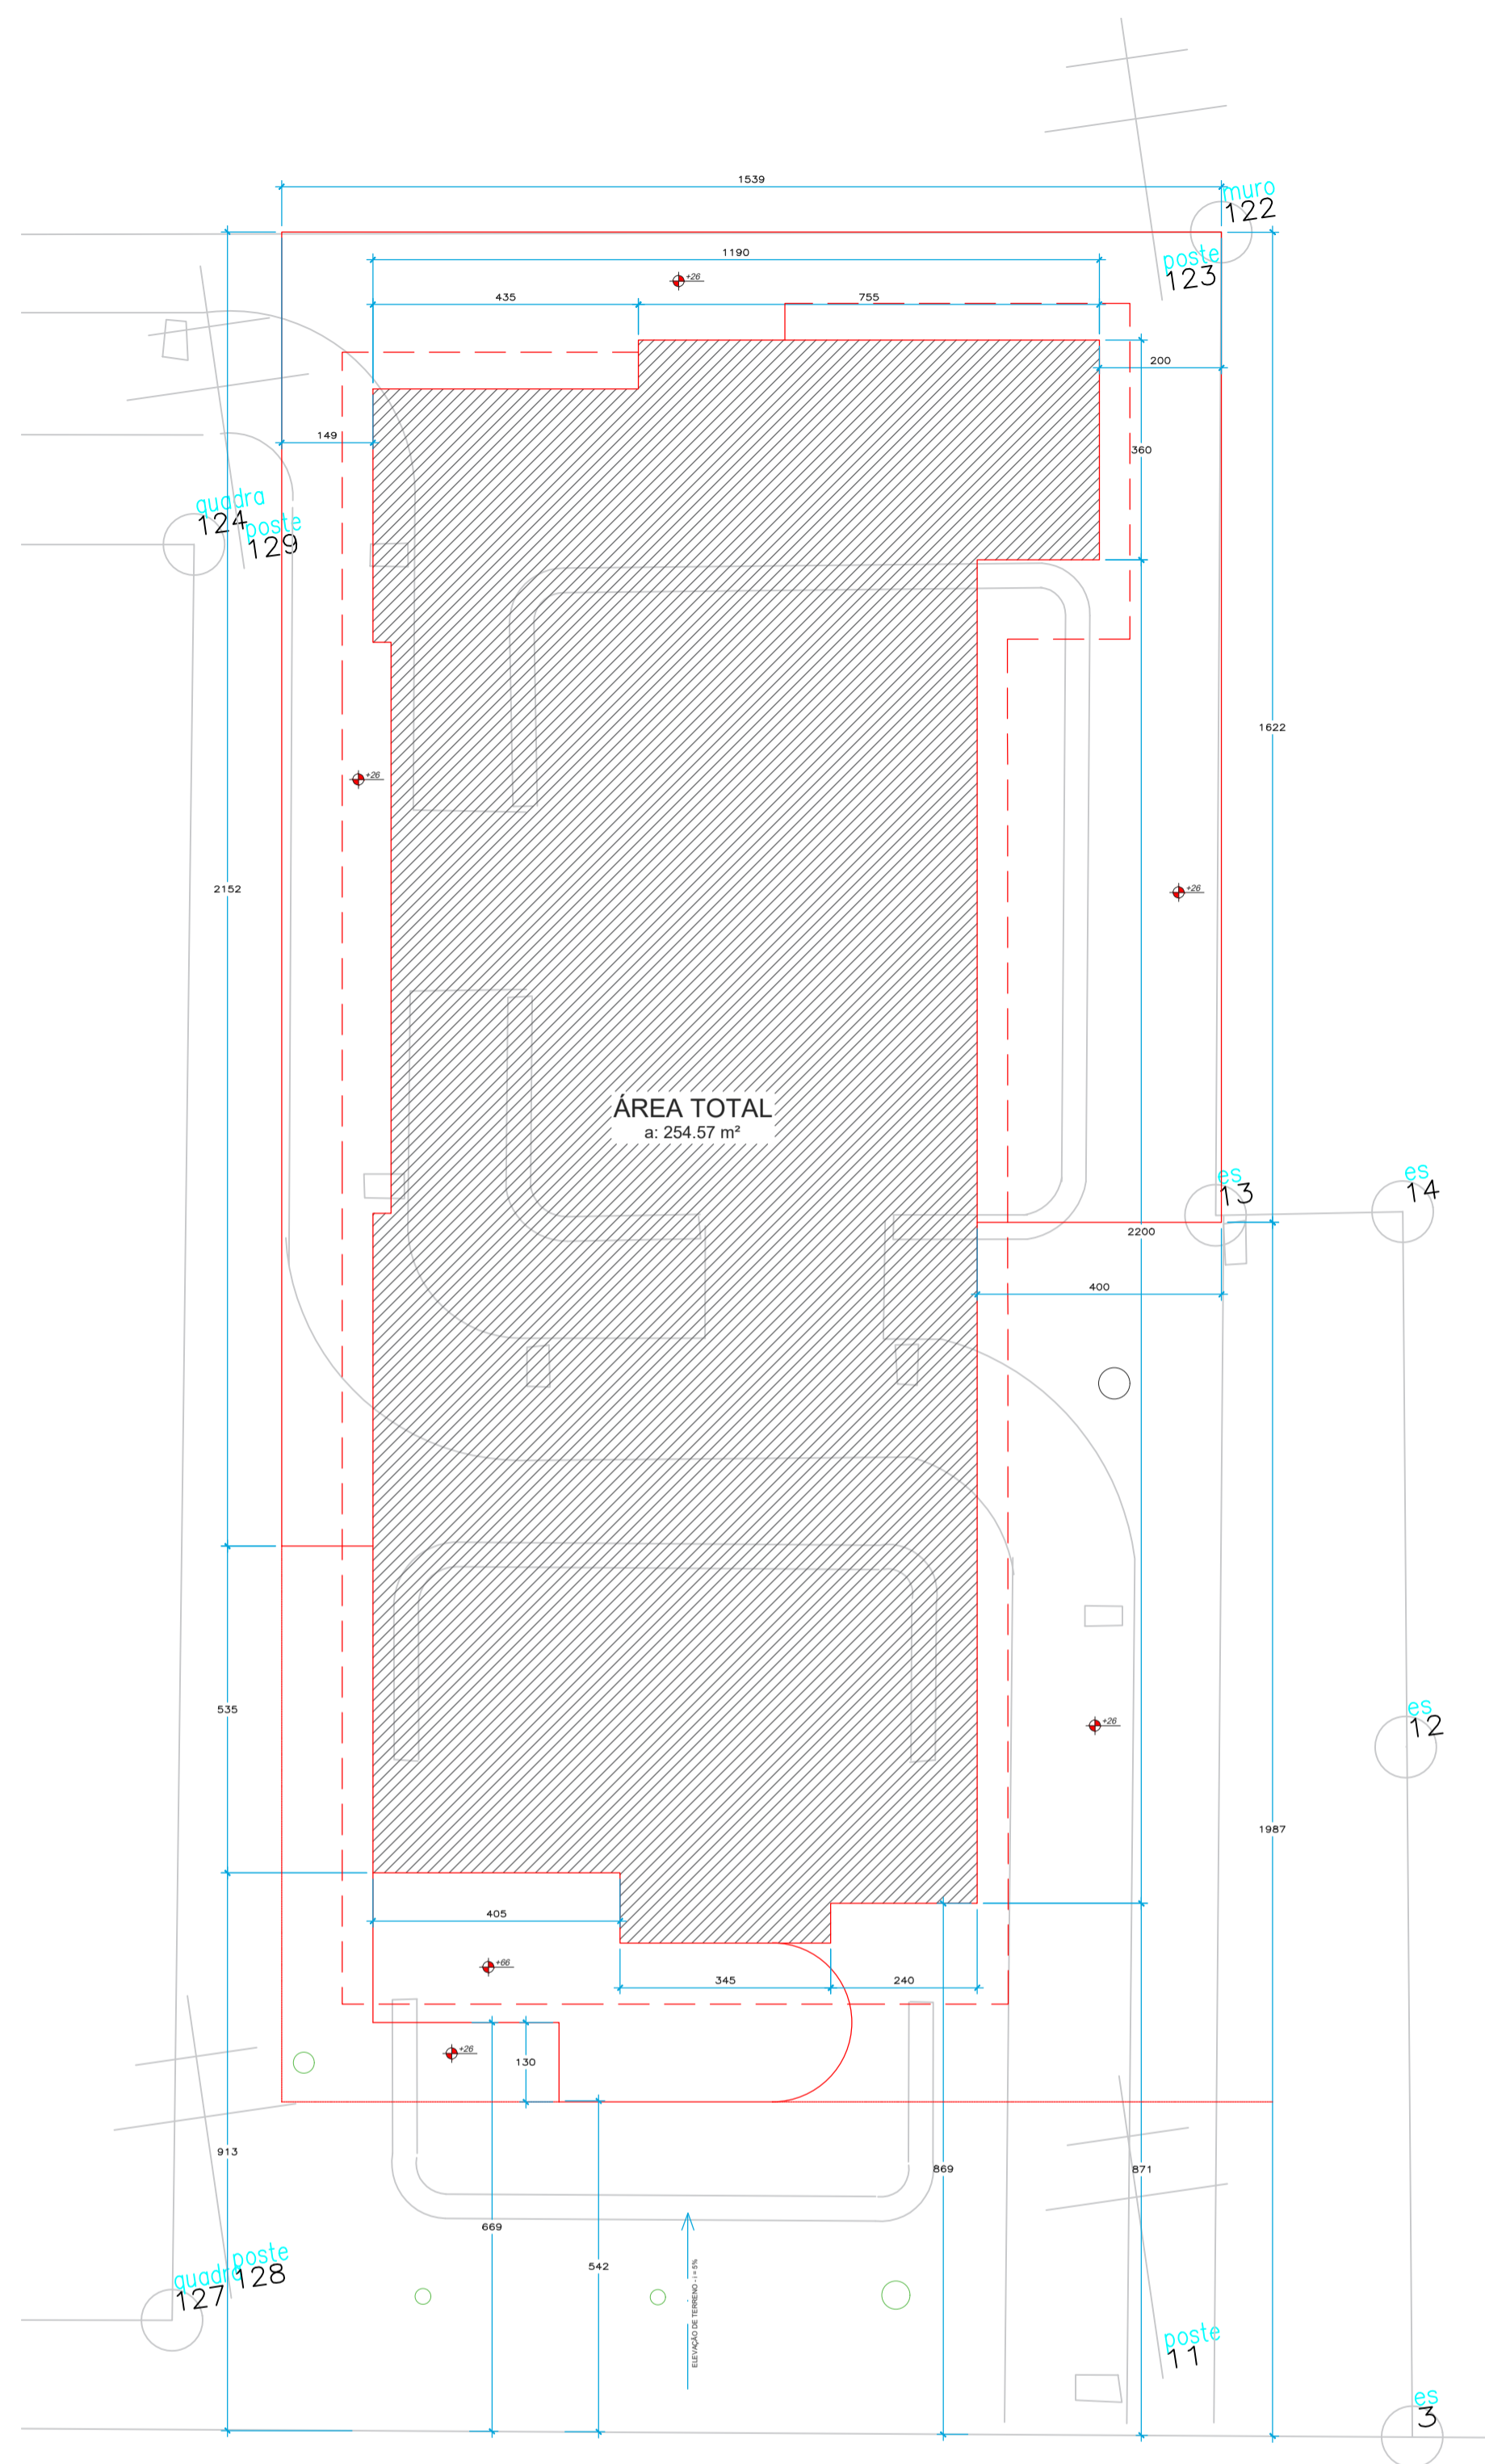

IMPLANTAÇÃO
 ESCALA 1/100




PLANTA DE SITUAÇÃO
 SEM ESCALA

BLOCO AUTÔNOMO DE ILUMINAÇÃO DE EMERGÊNCIA, DE EMERGÊNCIA, TENSÃO 110/220V, BATERIA SELADA 4 AMPER / GV, AUTONOMIA DE 1 HORA, LÂMPADAS 5 W, ILLUMINÂNCIA 3 lux, TEMPO RECARGA 2-4hrs.

DETALHE LUMINÁRIA DE EMERGÊNCIA
 ESCALA 1/25



DETALHE PLACA FOTOLUMINESCENTE DE ABANDONO DE LOCAL
 ESCALA 1/25

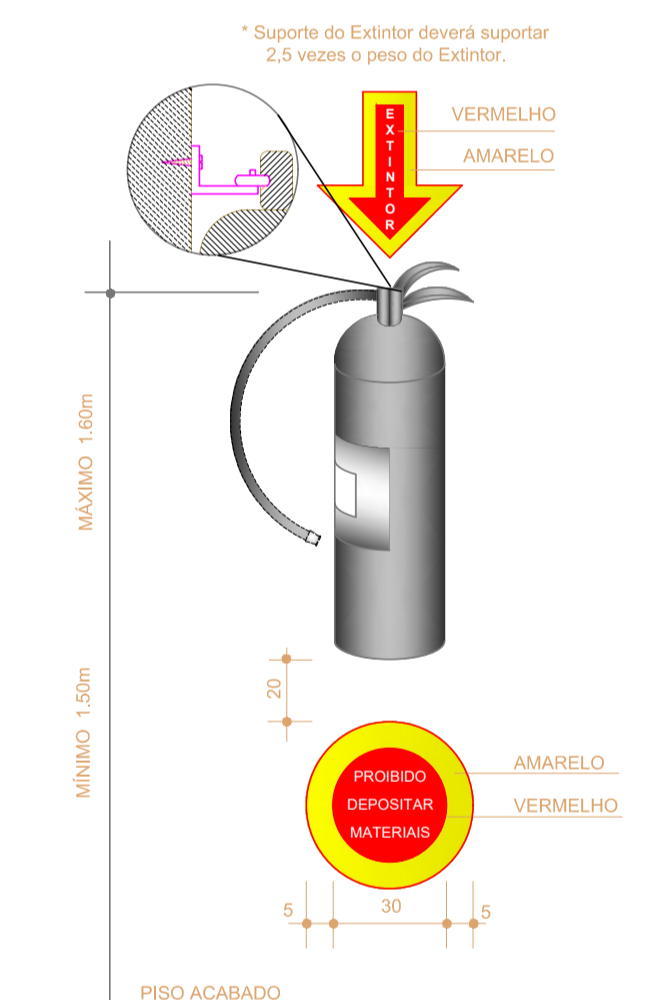

DETALHE EXTINTOR
 ESCALA 1/25

*OBS: A EDIFICAÇÃO NÃO FARÁ USO DE GLP

	PREFEITURA MUNICIPAL DE CAPIVARI DE BAIXO	
	SECRETARIA DE PLANEJAMENTO URBANO E DESEN. SUSTENTÁVEL	
ESF CAÇADOR		
DESCRIÇÃO: PROJETO PREVENTIVO CONTRA INCÊNDIO		
LOCAL DA OBRA: RUA ANTÔNIO MANOEL DOS SANTOS - CAÇADOR - Capivari de Baixo - Santa Catarina		
DATA DO DESENHO: NOV/2022	FOLHA: 01/01	RES. TÉCNICO/CREA Nº
ESCALA: INDICADA	DESENHISTA	PERÍMETRO DA CONSTRUÇÃO:
AVENIDA ERNANI COTRIM, Nº 187 - BAIRRO CENTRO - CEP 88.745-000 - CAPIVARI DE BAIXO, SC - FONE 049-38214445		