
 



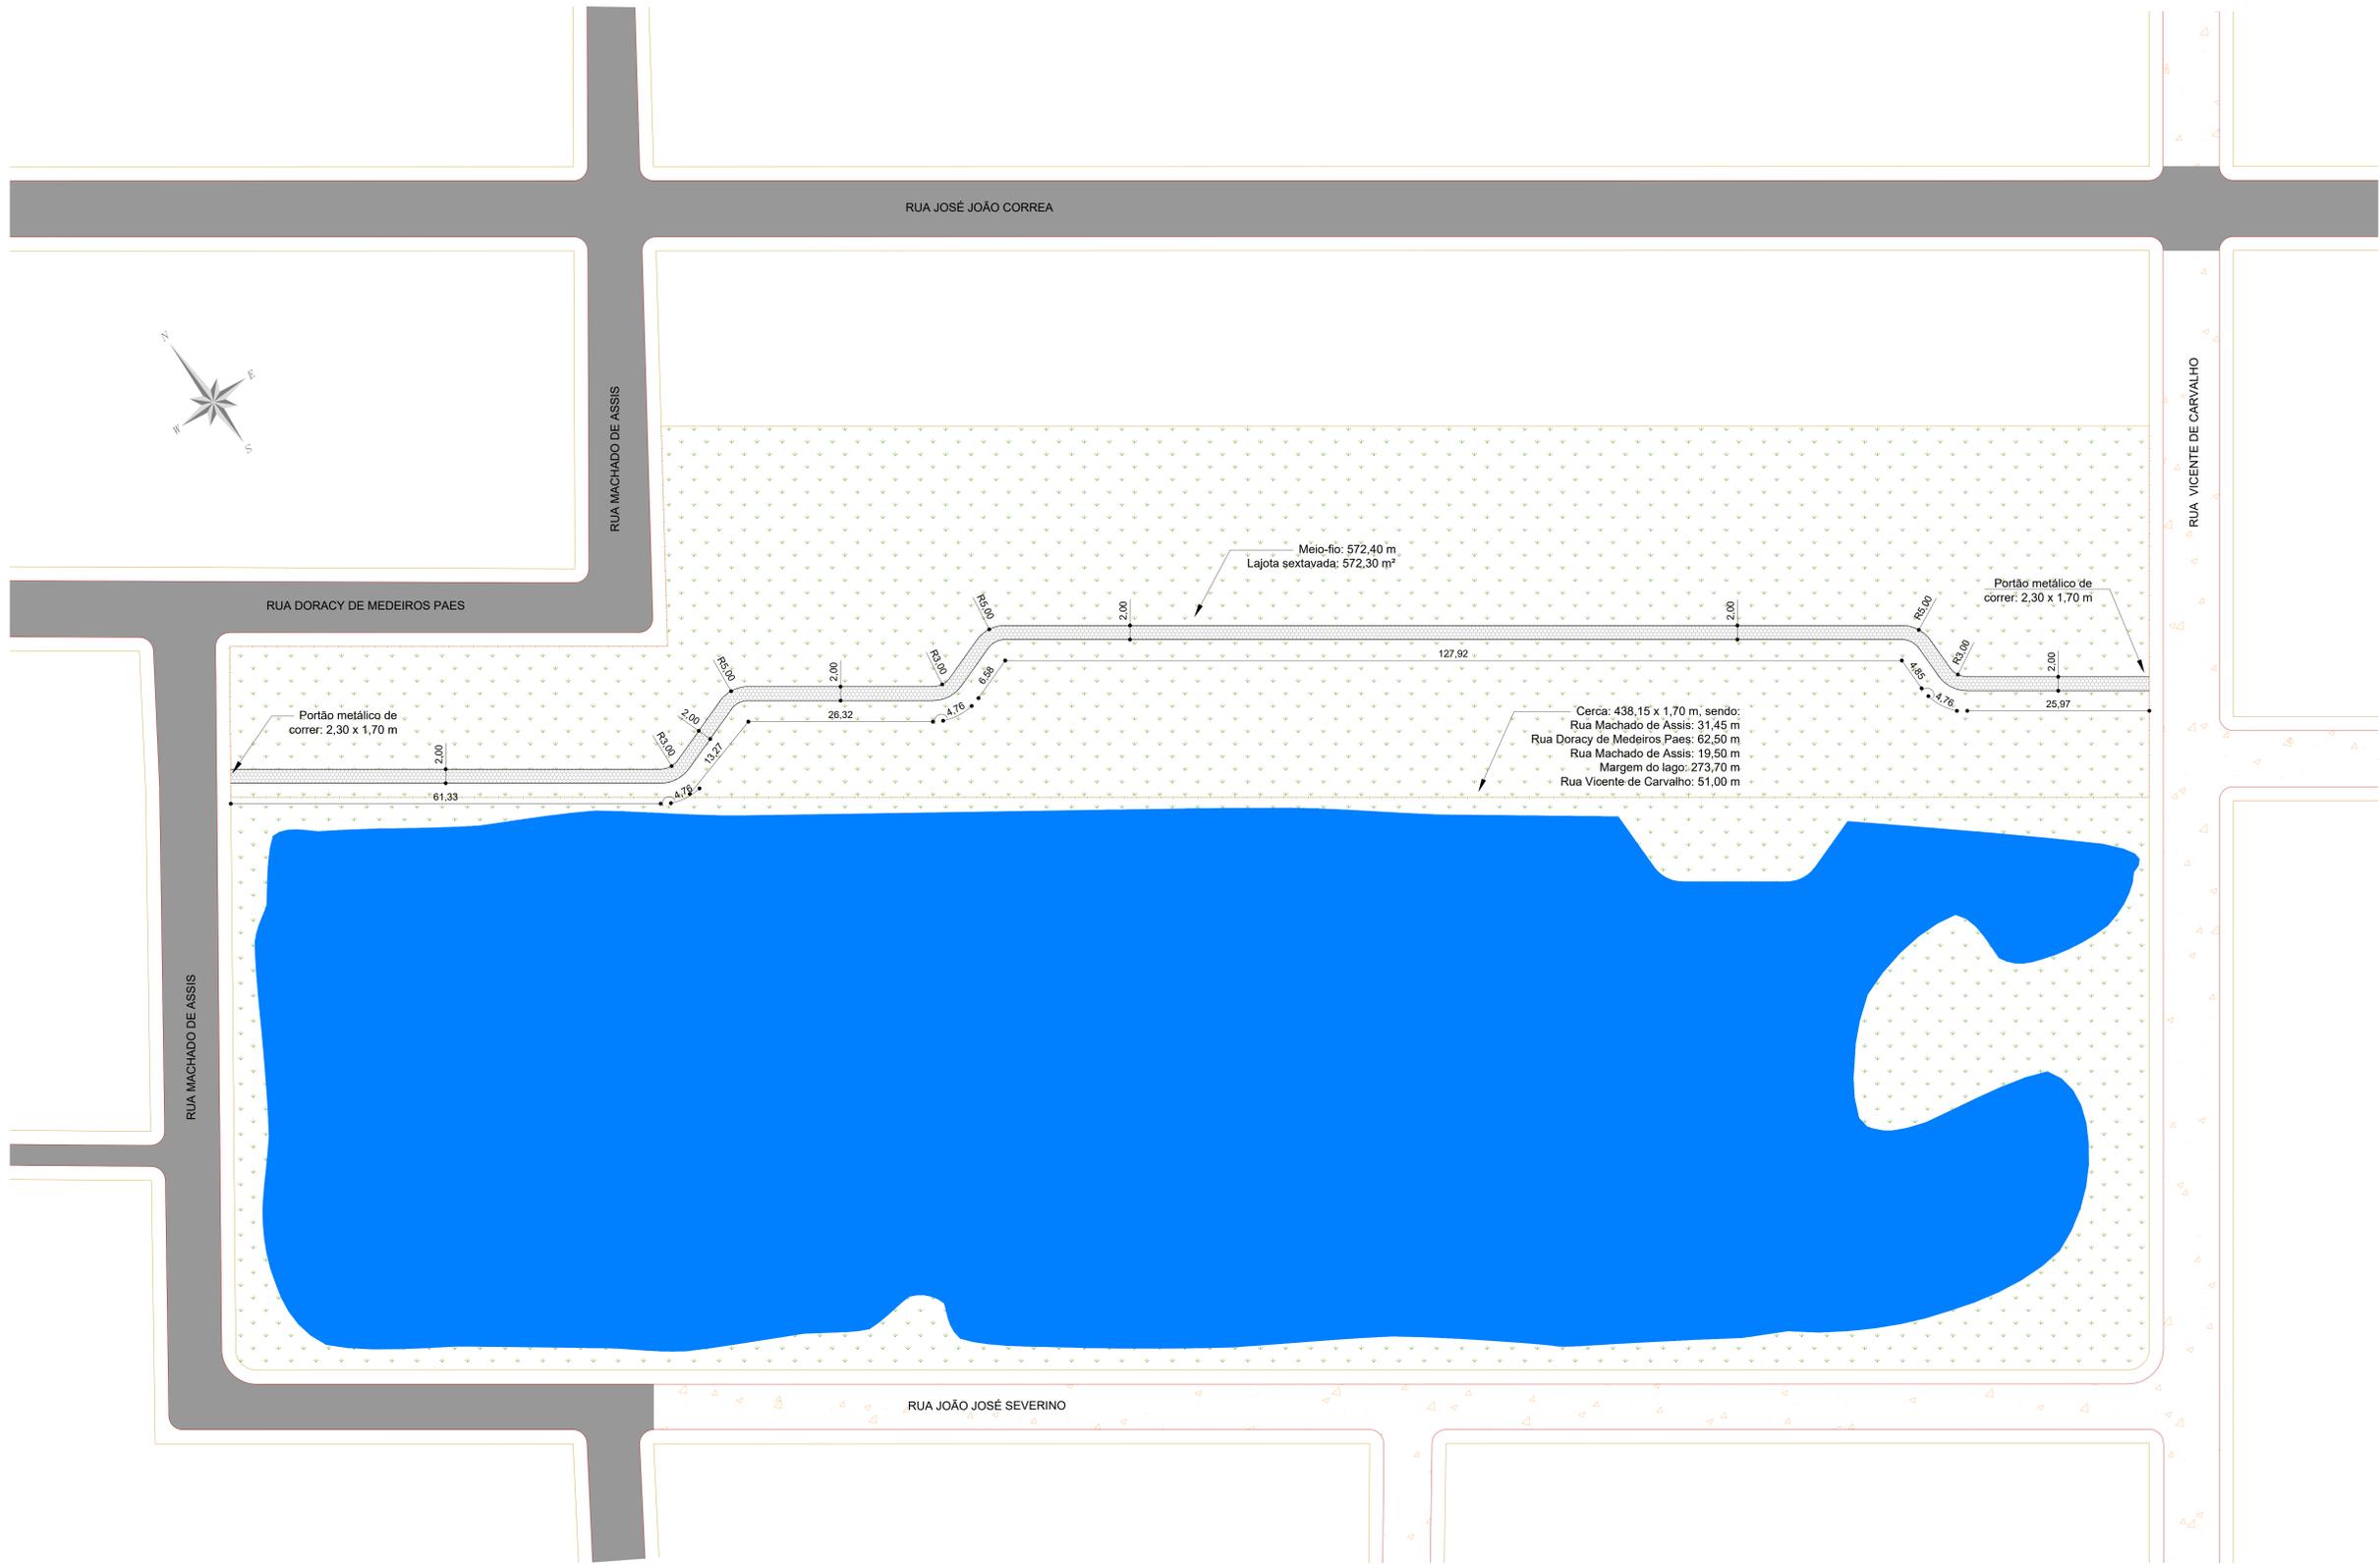


PEÇAS GRÁFICAS



CARIMBOS:

PAVIMENTAÇÃO E CERCAMENTO		
OBRA:	PARQUE DOS SENTIDOS RUA VICENTE DE CARVALHO - TRÊS DE MAIO - CAPIVARI DE BAIXO/SC	
PROPRIETÁRIO:	Proprietário: Município de Capivari de Baixo CNPJ: 95.760.441/0001-60	
RESPONSÁVEL TÉCNICO:	Renato Isoppo Brasil Engenheiro Civil - CREA: 118044-2	
ESCALA:	Indicada	PRANCHA:
DESENHO:	Renato	01
DATA:	Dezembro / 2023	/01
Conteúdo:	Planta baixa pavimentação de calçadas e cercamento	ÁREA: 34.316,47 m ²
É PROIBIDA A REPRODUÇÃO TOTAL OU PARCIAL POR QUALQUER FORMA OU PROCESSO, UTILIZAÇÃO, ALTERAÇÃO OU INFORMAÇÕES A TERCEIROS SEM AUTORIZAÇÃO DO RESPONSÁVEL TÉCNICO, CONFORME LEI DOS DIREITOS AUTORAIS.		

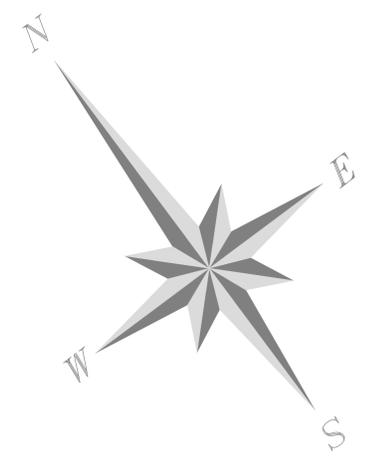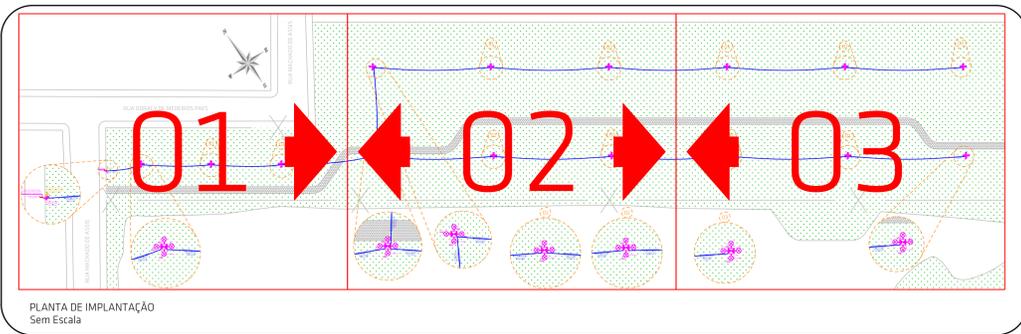


RUA MACHADO DE ASSIS

RUA DORACY DE MEDEIROS PAES


PRANCHA 02

- LEGENDA E SIMBOLOGIAS - INSTALAÇÕES ELÉTRICAS:
- Luminária de LED para Iluminação Pública 200W com Braço de Aço Galvanizado para Ilum. Pública com distribuição de fases para cada Luminária.
 - Poste Particular 01 11m/300daN e Poste com Medição Bifásica - 50A-8m/100 daN (Indicado)
 - 2x30 A
 - Chave de Comando de Grupo - 2x 30A
 - Estrutura para Rede de Baixa Tensão (Indicado)
 - Ramal de Carga Aéreo, Cabo Multiplexado de Alumínio de Baixa Tensão (Indicado)
 - Ramal de Ligação Aéreo, Cabo Multiplexado de Alumínio de Baixa Tensão (Indicado)

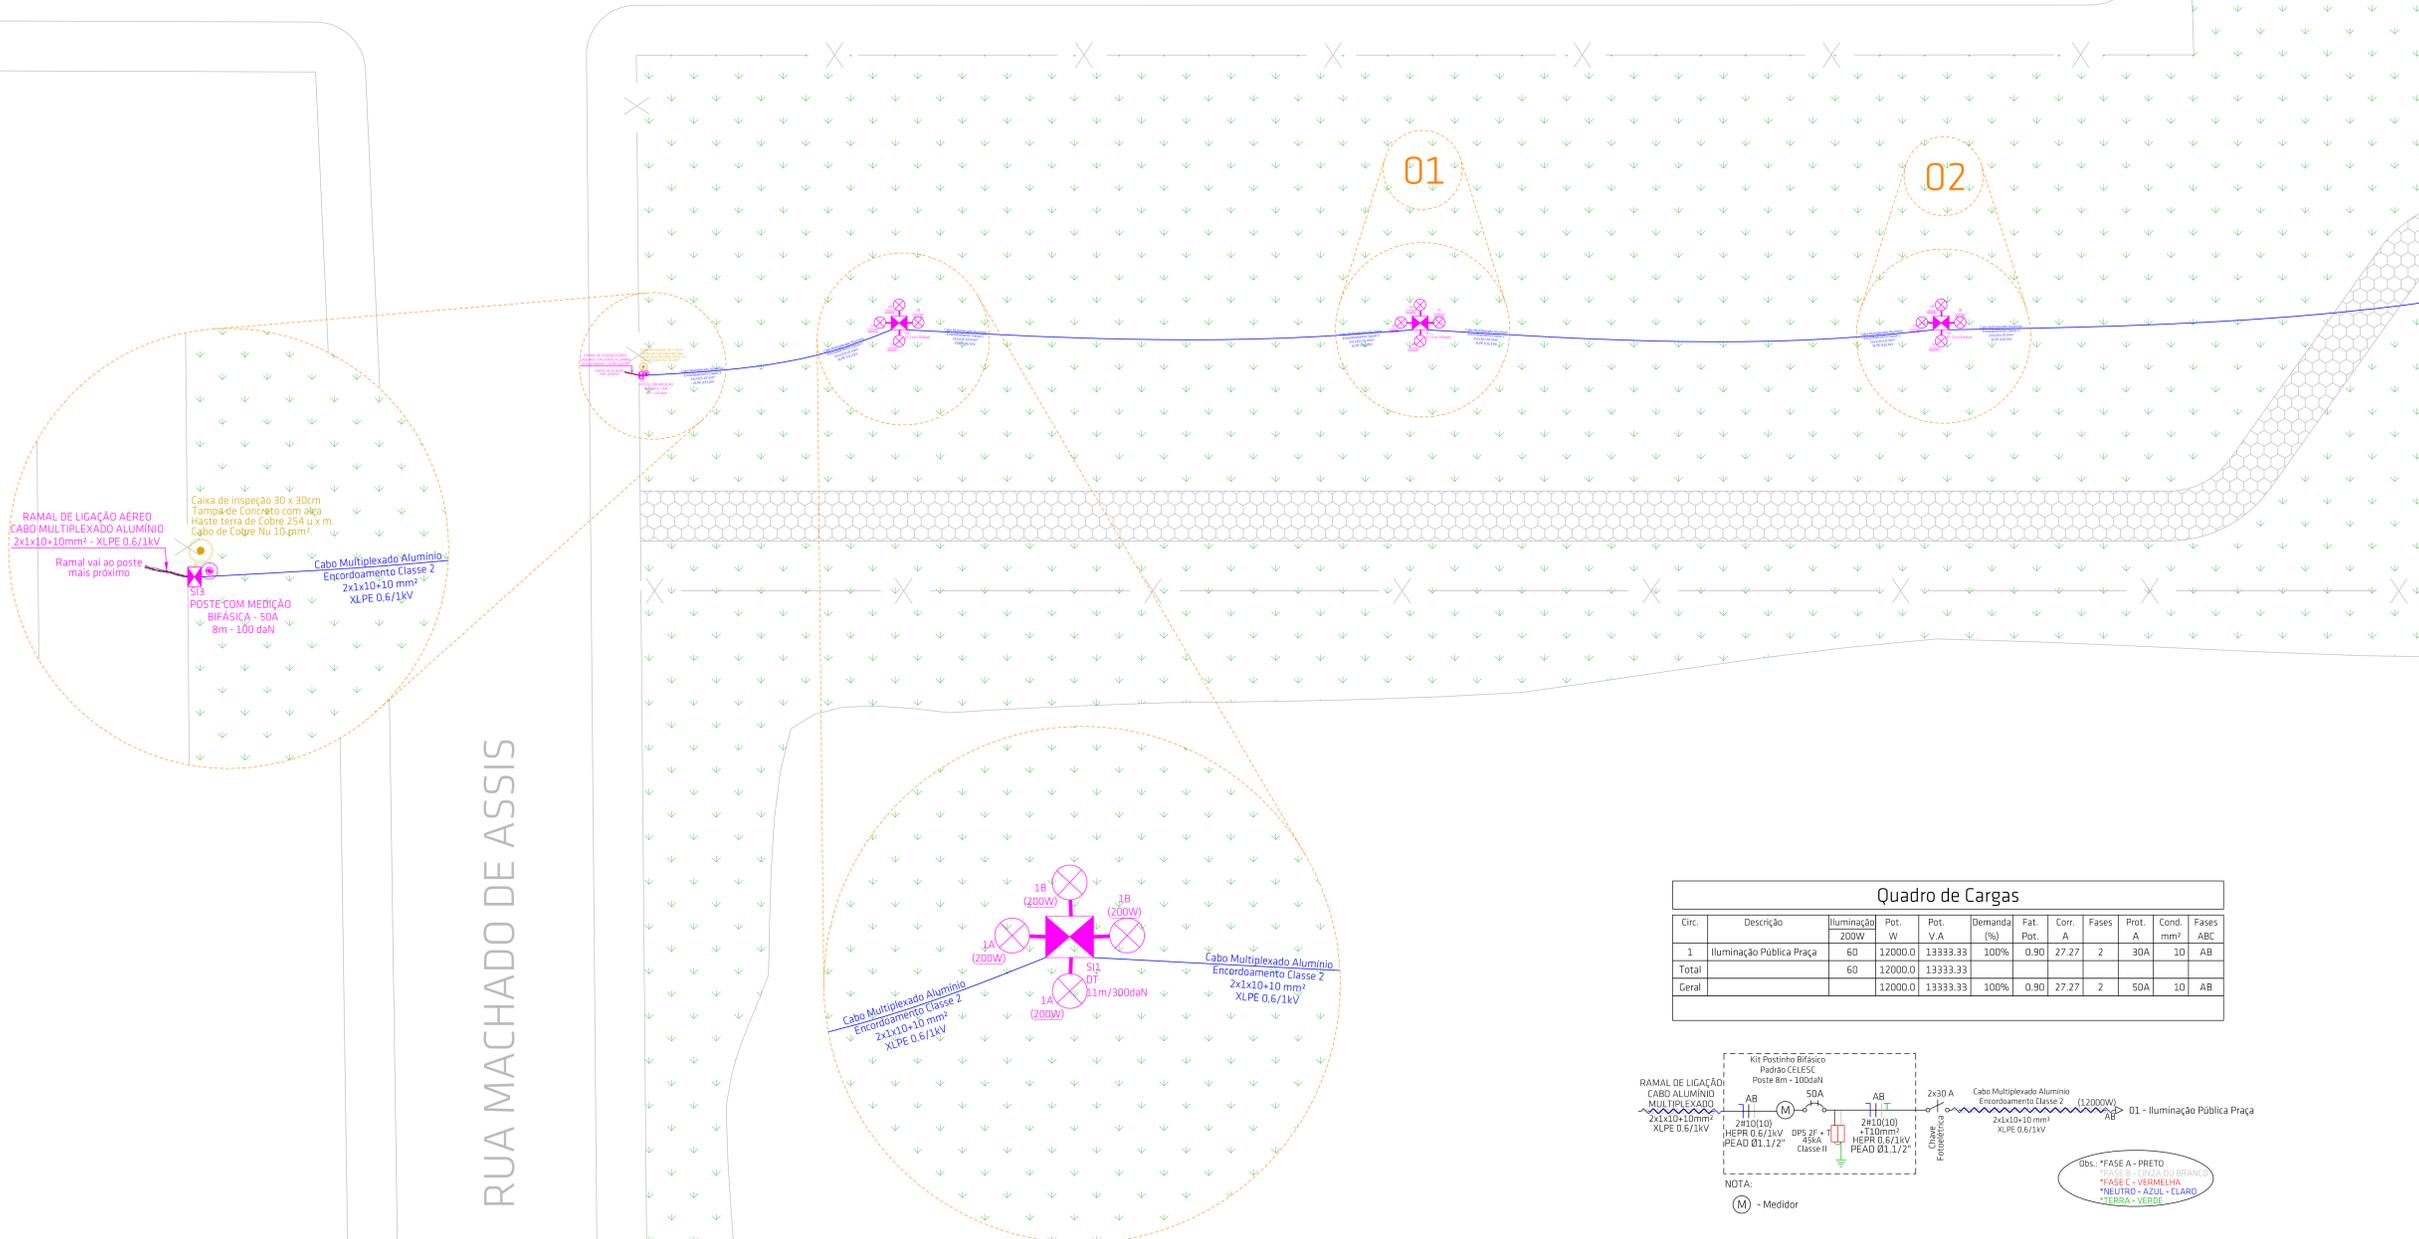

Quadro de Cargas

Circ.	Descrição	Iluminação	Pot. W	Pot. V.A	Demanda (%)	Fat. Pot.	Corr. A	Fases	Prot. A	Cond. mm ²	Fases ABC
1	Iluminação Pública Praça	60	12000,0	13333,33	100%	0,90	27,27	2	30A	10	AB
Total		60	12000,0	13333,33							
General			12000,0	13333,33	100%	0,90	27,27	2	50A	10	AB

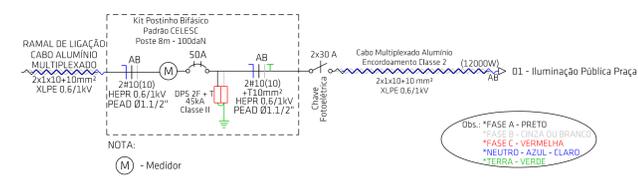

CARIMBOS:

PROJETO ELÉTRICO

OBRA: PARQUE DOS SENTIDOS
RUA VICENTE DE CARVALHO - TRÊS DE MAIO - CAPIVARI DE BAIXO/SC

PROPRIETÁRIO:

Proprietário: PREFEITURA MUNICIPAL DE CAPIVARI DE BAIXO
CNPJ: 05.780.441/0001-60

RESPONSÁVEL TÉCNICO:






Renato Isoppo Bristol
Engenheiro Civil - CREA: 118044-2

ESCALA: 1/100 PRANCHA: 01
DESENHO: Marcos Minatto /03
DATA: Dezembro / 2023
ÁREA: 39,316.47m²

CONTEÚDO: PLANTA BAIXA PONTOS ELÉTRICOS, IMPLANTAÇÃO, INDICAÇÃO PRANCHAS, QUADRO DE CARGA, DIAGRAMA UNIFILAR E LEGENDA.

É PROIBIDA A REPRODUÇÃO TOTAL OU PARCIAL POR QUALQUER FORMA OU PROCESSO, UTILIZAÇÃO, ALTERAÇÃO OU INFORMAÇÃO A TERCEIROS SEM AUTORIZAÇÃO DO RESPONSÁVEL TÉCNICO, CONFORME LEI DOS DIREITOS AUTORAIS. LEI 9.610/1998.

- LEGENDA E SIMBOLOGIAS - INSTALAÇÕES ELÉTRICAS:**
- Luminária de LED para Iluminação Pública 200W com Braço de Aço Galvanizado para Ilum. Pública com distribuição de fuses para cada Luminária.
 - Poste Particular DT 11m/300daN e Poste com Medição Bifásica - 50A-8m/100 daN (Indicado)
 - 2x30 A
 - Chave de Comando de Grupo - 2x 30A
 - Estrutura para Rede de Baixa Tensão (Indicado)
 - Ramal de Carga Aérea, Cabo Multiplexado de Alumínio de Baixa Tensão (Indicado)
 - Ramal de Ligação Aérea, Cabo Multiplexado de Alumínio de Baixa Tensão (Indicado)

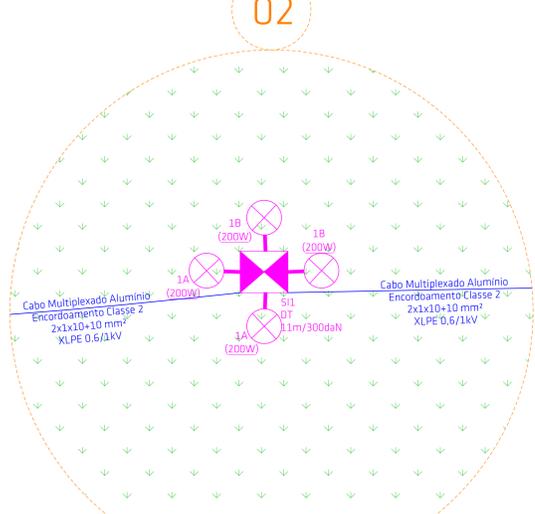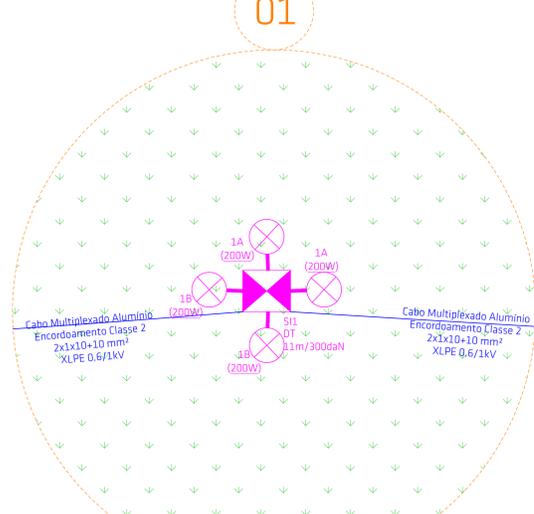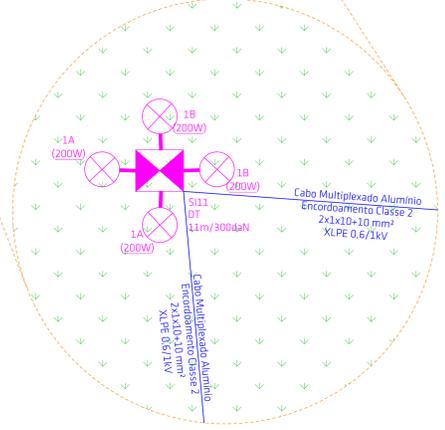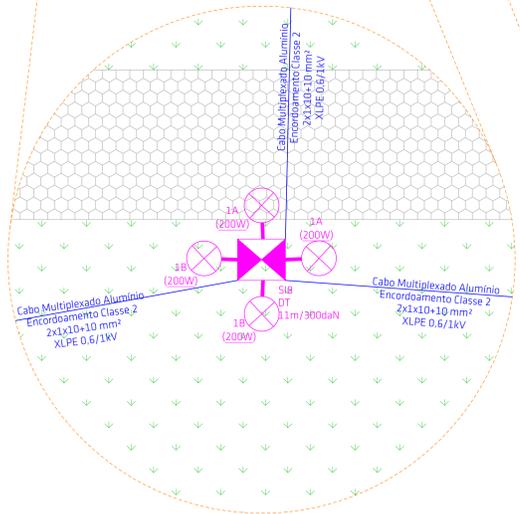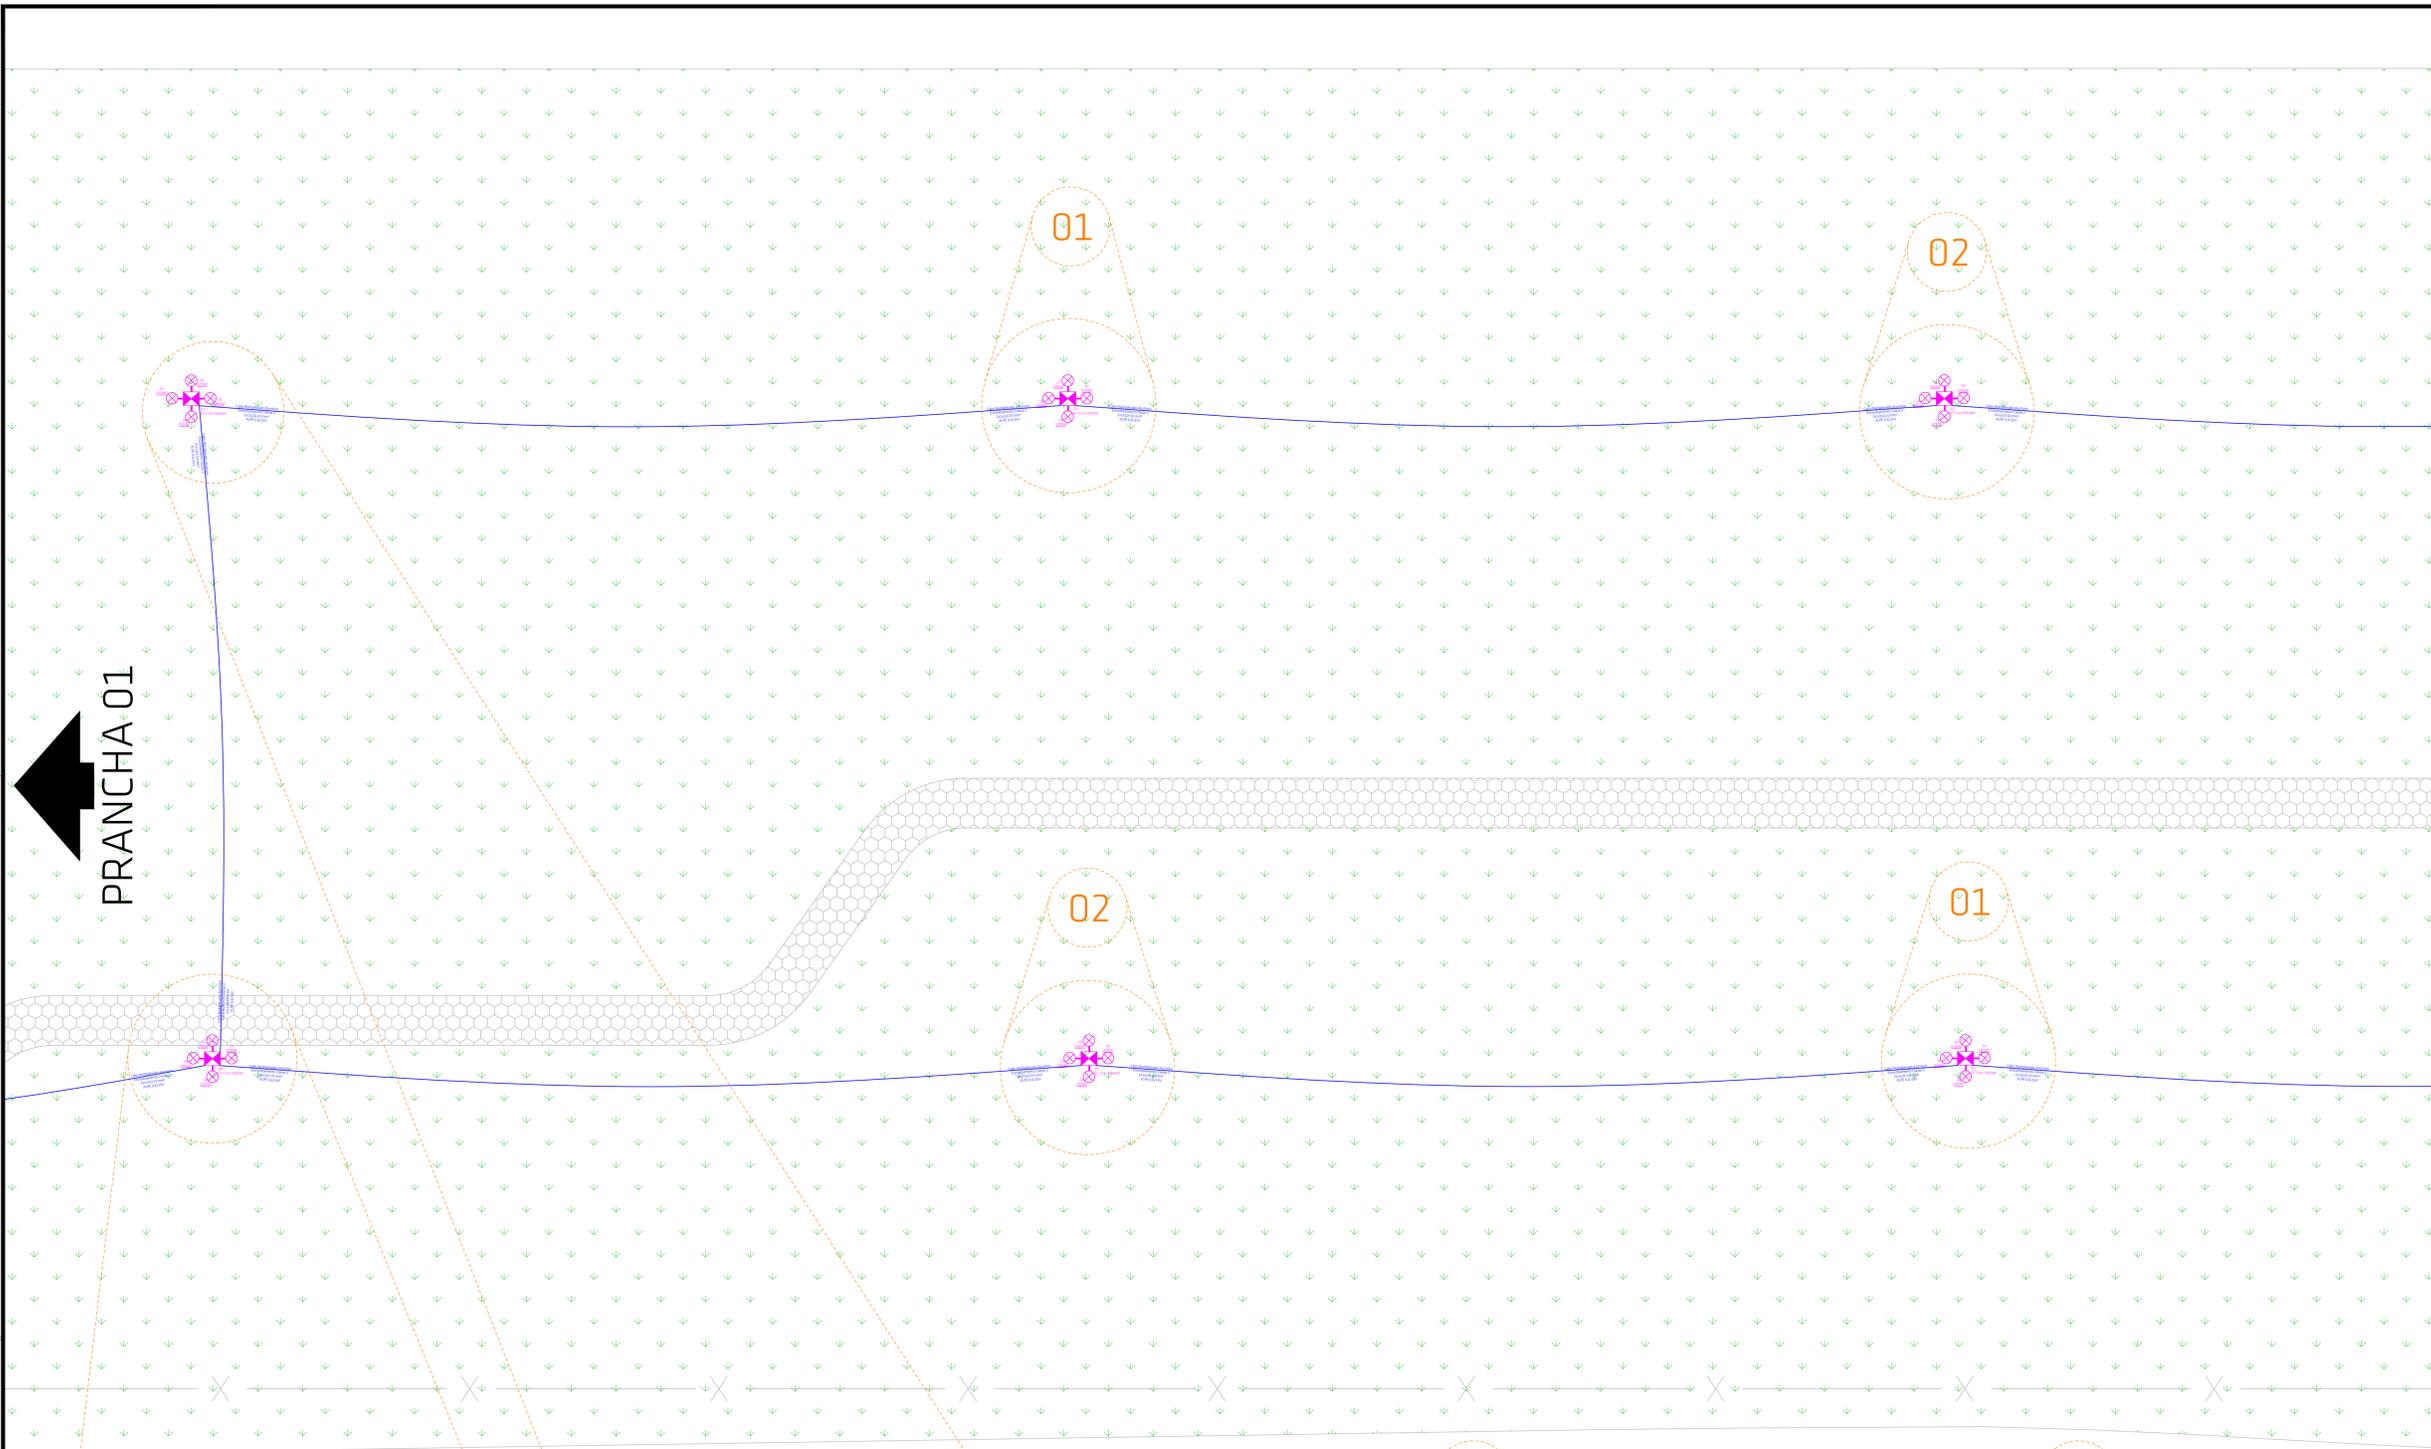

CARIMBOS:

PROJETO ELÉTRICO

OBRA: PARQUE DOS SENTIDOS
RUA VICENTE DE CARVALHO - TRÊS DE MAIO - CAPIVARI DE BAIXO/SC

PROPRIETÁRIO:

Proprietário: PREFEITURA MUNICIPAL DE CAPIVARI DE BAIXO
CNPJ: 05.780.441/0001-60

RESPONSÁVEL TÉCNICO:

Renato Isoppo Bristol
Engenheiro Civil - CREA: 118044-2

ESCALA: 1/100

DESENHO: Marcos Minatto

DATA: Dezembro / 2023









PRANCHA: 02 / 03

ÁREA: 39,31647m²

CONTEÚDO: PLANTA BAIXA PONTOS ELÉTRICOS, INDICAÇÃO PRANCHAS, LEGENDA E NOTAS.

É PROIBIDA A REPRODUÇÃO TOTAL OU PARCIAL, POR QUALQUER FORMA OU PROCESSO, UTILIZAÇÃO, ALTERAÇÃO OU INFORMAÇÃO A TERCEIROS SEM AUTORIZAÇÃO DO RESPONSÁVEL TÉCNICO, CONFORME LEI DOS DIREITOS AUTORAIS: LEI 9.610/1998.

- LEGENDA E SIMBOLOGIAS - INSTALAÇÕES ELÉTRICAS:**
- Luminária de LED para Iluminação Pública 200W com Braço de Aço Galvanizado para Ilum. Pública com distribuição de fuses para cada Luminária.
 - Poste Particular OT 11m/300daN e Poste com Medição Bifásica - 50A-8m/100 daN (Indicado)
 - Chave de Comando de Grupo - 2x 30A
 - Estrutura para Rede de Baixa Tensão (Indicado)
 - Ramal de Carga Aéreo, Cabo Multiplexado de Alumínio de Baixa Tensão (Indicado)
 - Ramal de Ligação Aéreo, Cabo Multiplexado de Alumínio de Baixa Tensão (Indicado)

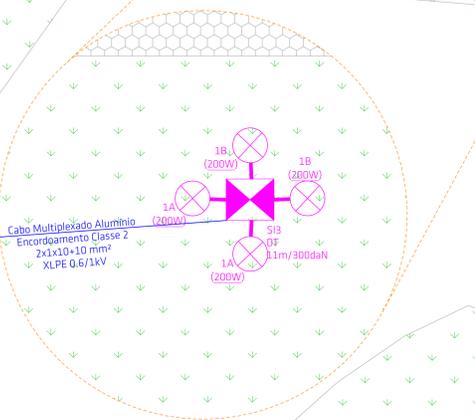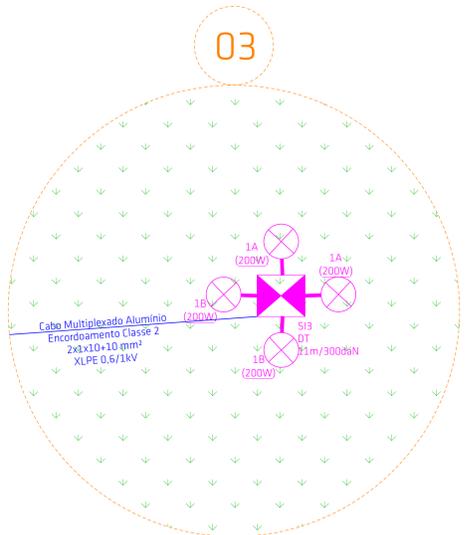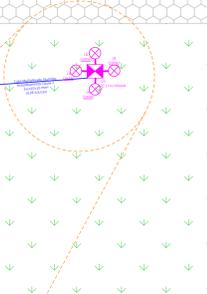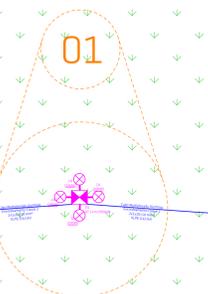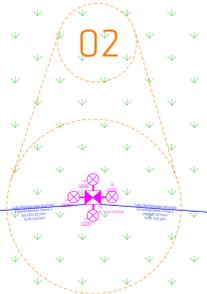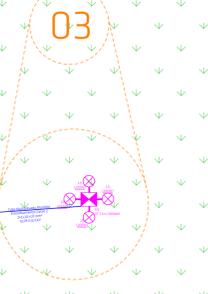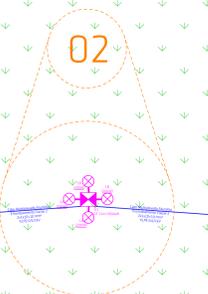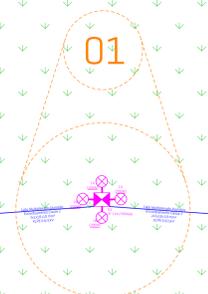

PRANCHA 02

CARIMBOS:

PROJETO ELÉTRICO

OBRA: PARQUE DOS SENTIDOS
RUA VICENTE DE CARVALHO - TRÊS DE MAIO - CAPIVARI DE BAIXO/SC

PROPRIETÁRIO:
PREFEITURA MUNICIPAL DE CAPIVARI DE BAIXO
CNPJ: 05.780.441/0001-60

RESPONSÁVEL TÉCNICO:
Renato Isoppo Bristol
Engenheiro Civil - CREA: 118044-2

ESCALA: 1/100
DESENHO: Marcus Minatto
DATA: Dezembro / 2023

PRANCHA: 03 / 03

ÁREA: 39.316,47m²

CONTEÚDO: PLANTA BAIXA PONTOS ELÉTRICOS, IMPLANTAÇÃO, INDICAÇÃO PRANCHAS E LEGENDA

É PROIBIDA A REPRODUÇÃO TOTAL OU PARCIAL, POR QUALQUER FORMA OU PROCESSO, UTILIZAÇÃO, ALTERAÇÃO OU INFORMAÇÕES A TERCEIROS SEM AUTORIZAÇÃO DO RESPONSÁVEL TÉCNICO, CONFORME LEI DOS DIREITOS AUTORAIS, LEI 9.610/1998.