


LEGENDA

- TP1: Tubo de água fria em PVC
Calha pluvial (projeção circulação térreo)
- TP2: Tubo de água fria em PVC
Calha pluvial (projeção circulação térreo)
- TP3: Tubo de água fria em PVC
Área técnica
- TP4: Tubo de água fria em PVC
Área técnica



2 PLANTA BAIXA REDE PLUVIAL - NÍVEL TÉRREO
ESCALA 1:75

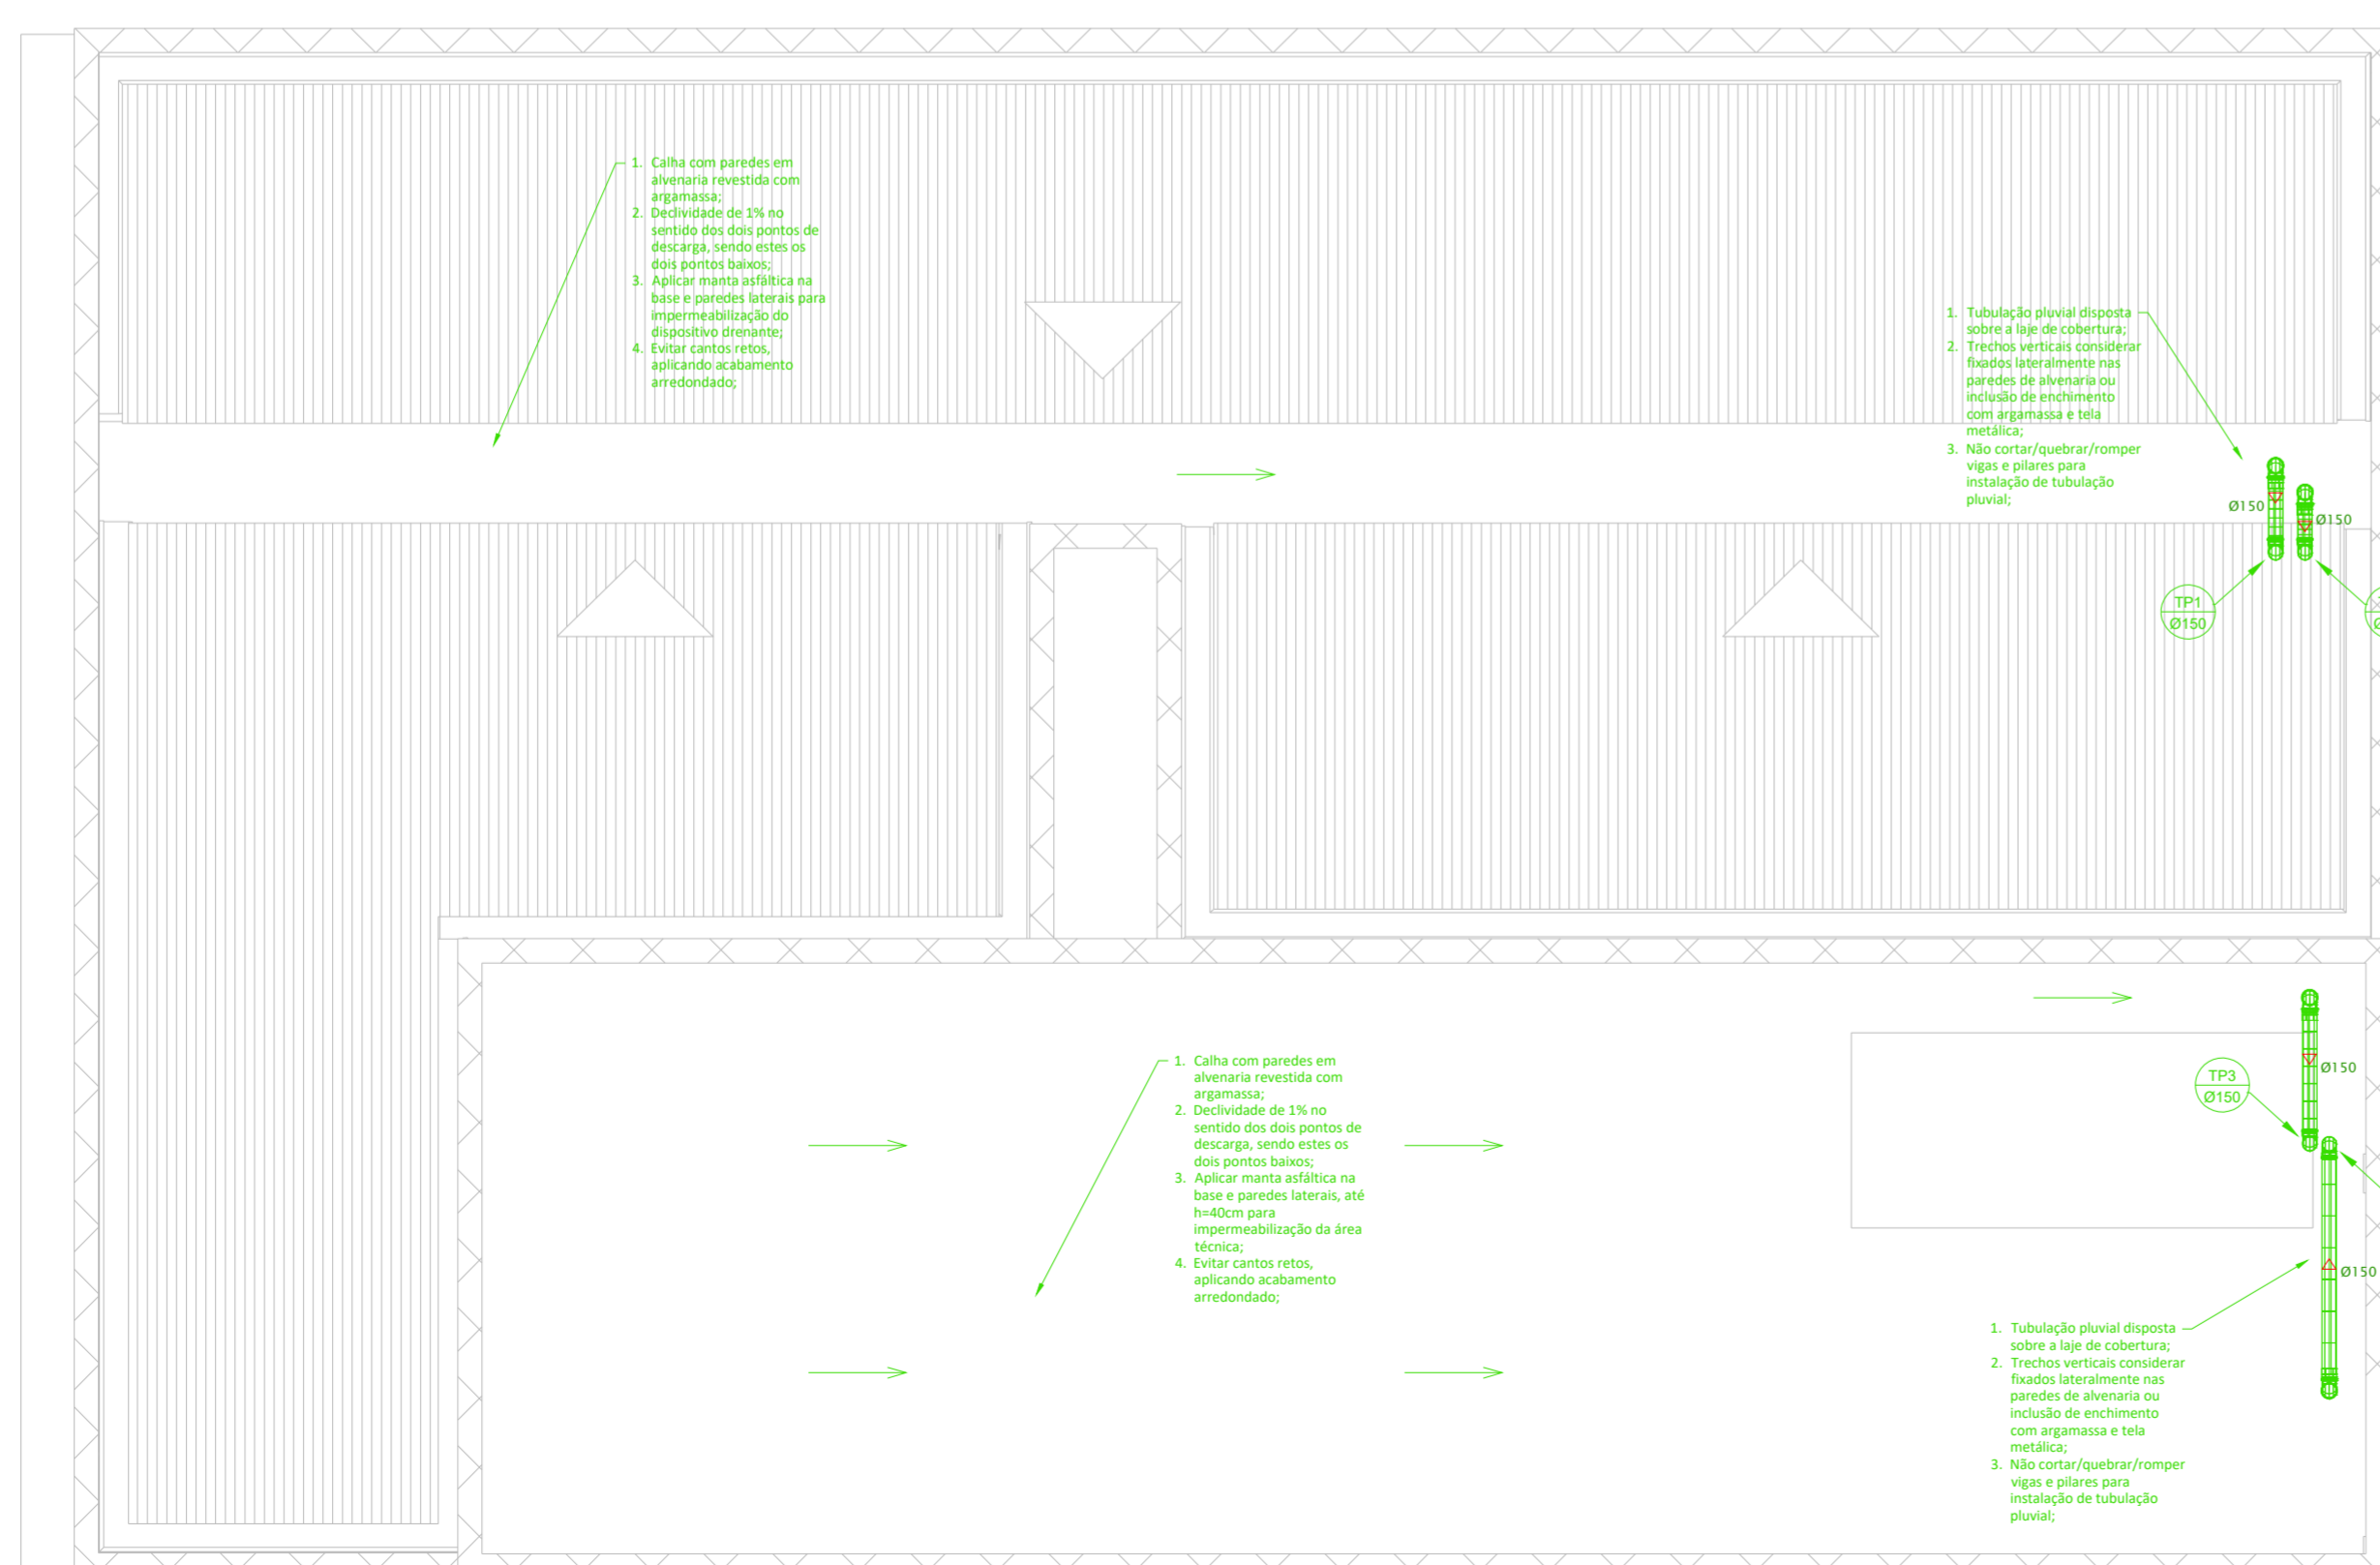

4 PLANTA BAIXA REDE PLUVIAL - NÍVEL COBERTURA / ÁREA TÉCNICA
ESCALA 1:75

CARIMBOS:

PROJETO HIDRÁULICO, SANITÁRIO E PLUVIAL

OBRA: EDIFICAÇÃO INSTITUCIONAL
RUA CASTRO ALVES, 481, CENTRO – CAPIVARI DE BAIXO/SC

PROPRIETÁRIO:

Proprietário: Prefeitura Municipal de Capivari de Baixo
CNPJ: 95.780.441/0001-60

RESPONSÁVEL TÉCNICO:

Renato Isoppo Bristot
Engenheiro Civil - CREA: 118044-2

ART n°

ESCALA: Indicada

DESENHO: Renato

DATA: Agosto / 2024

PRANCHA:

03

/03

CONTEÚDO: Plantas baixas rede pluvial - níveis térreo e cobertura

Área:
367,02m²

É PROIBIDA A REPRODUÇÃO TOTAL OU PARCIAL POR QUALQUER FORMA OU PROCESSO, UTILIZAÇÃO, ALTERAÇÃO OU INFORMAÇÕES A TERCEIROS SEM AUTORIZAÇÃO DO RESPONSÁVEL TÉCNICO, CONFORME LEI DOS DIREITOS AUTORAIS. LEI 9.610/1998.